



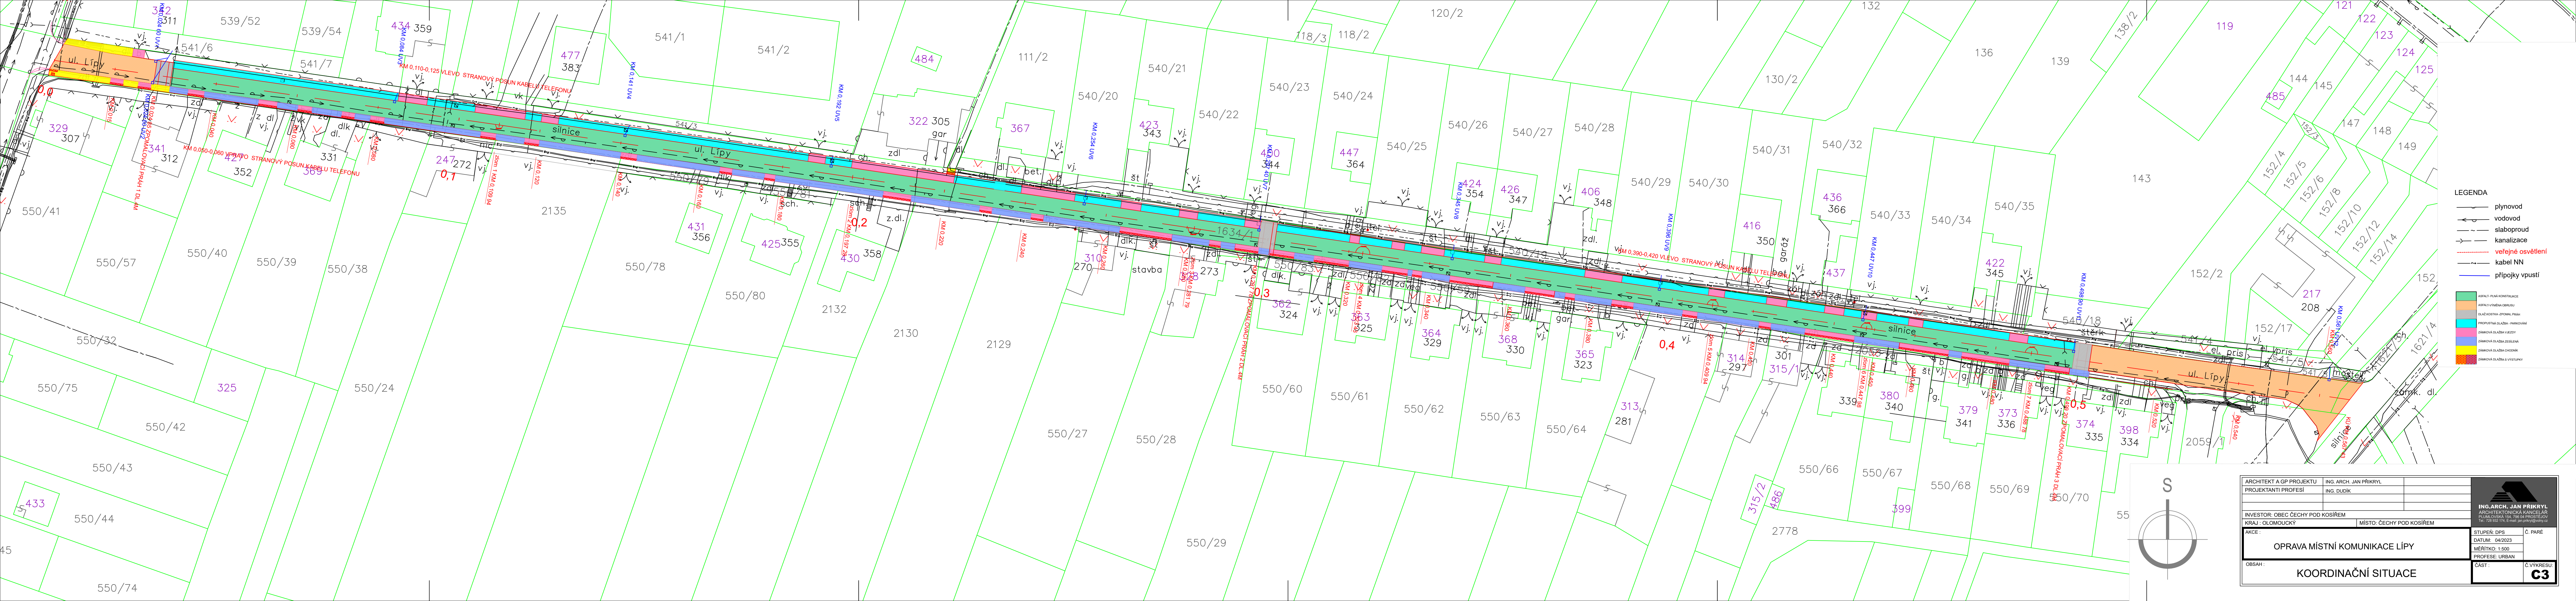

- LEGENDA
- plynovod
 - vodovod
 - slaboproud
 - kanalizace
 - veřejné osvětlení
 - kabel NN
 - přípojky vpusť

- ASFALT - PLANA KONSTRUKCE
- ASFALT - VÝMĚNA OBRUBU
- DLAŽ KOSTKA - OPOMAL PRAH
- PROSTRAJENÁ DLAŽBA - PARKOVÁNÍ
- ZÁMKOVÁ DLAŽBA VJEZDY
- ZÁMKOVÁ DLAŽBA ZELENÁ
- ZÁMKOVÁ DLAŽBA CHODNÍK
- ZÁMKOVÁ DLAŽBA S VÝSTUPKY

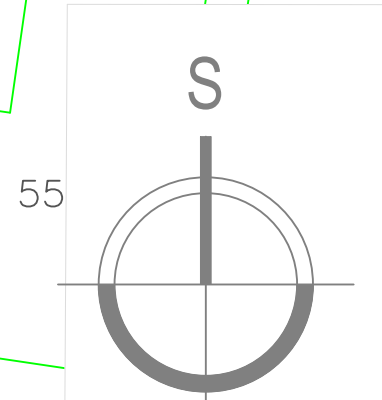

ARCHITEKT A GP PROJEKTU	ING. ARCH. JAN PŘIKRYL	
PROJEKTANTI PROFESÍ	ING. DUDÍK	
INVESTOR: OBEC ČECHY POD KOŠÍREM		
KRAJ: OLOMOUCKÝ	MÍSTO: ČECHY POD KOŠÍREM	
AKCE: OPRAVA MÍSTNÍ KOMUNIKACE LÍPY		STUPĚŇ: DPS
		DATUM: 04/2023
		MĚŘÍTKO: 1:500
		PROFESIE: URBAN
OBSAH: KOORDINAČNÍ SITUACE		Č. PARE
		Č. VYKRESU
		C3